


PALAEXPOMAR CAORLE

LEGENDA:

	ATTACCO POMPA VV.F. UNI 70
	IDRANTI UNI 45
	SGANCIO IMP. ELETTRICO
	ESTINTORE
	VALVOLA GENERALE GAS
	USCITA DI EMERGENZA
	PERCORSO ESODO

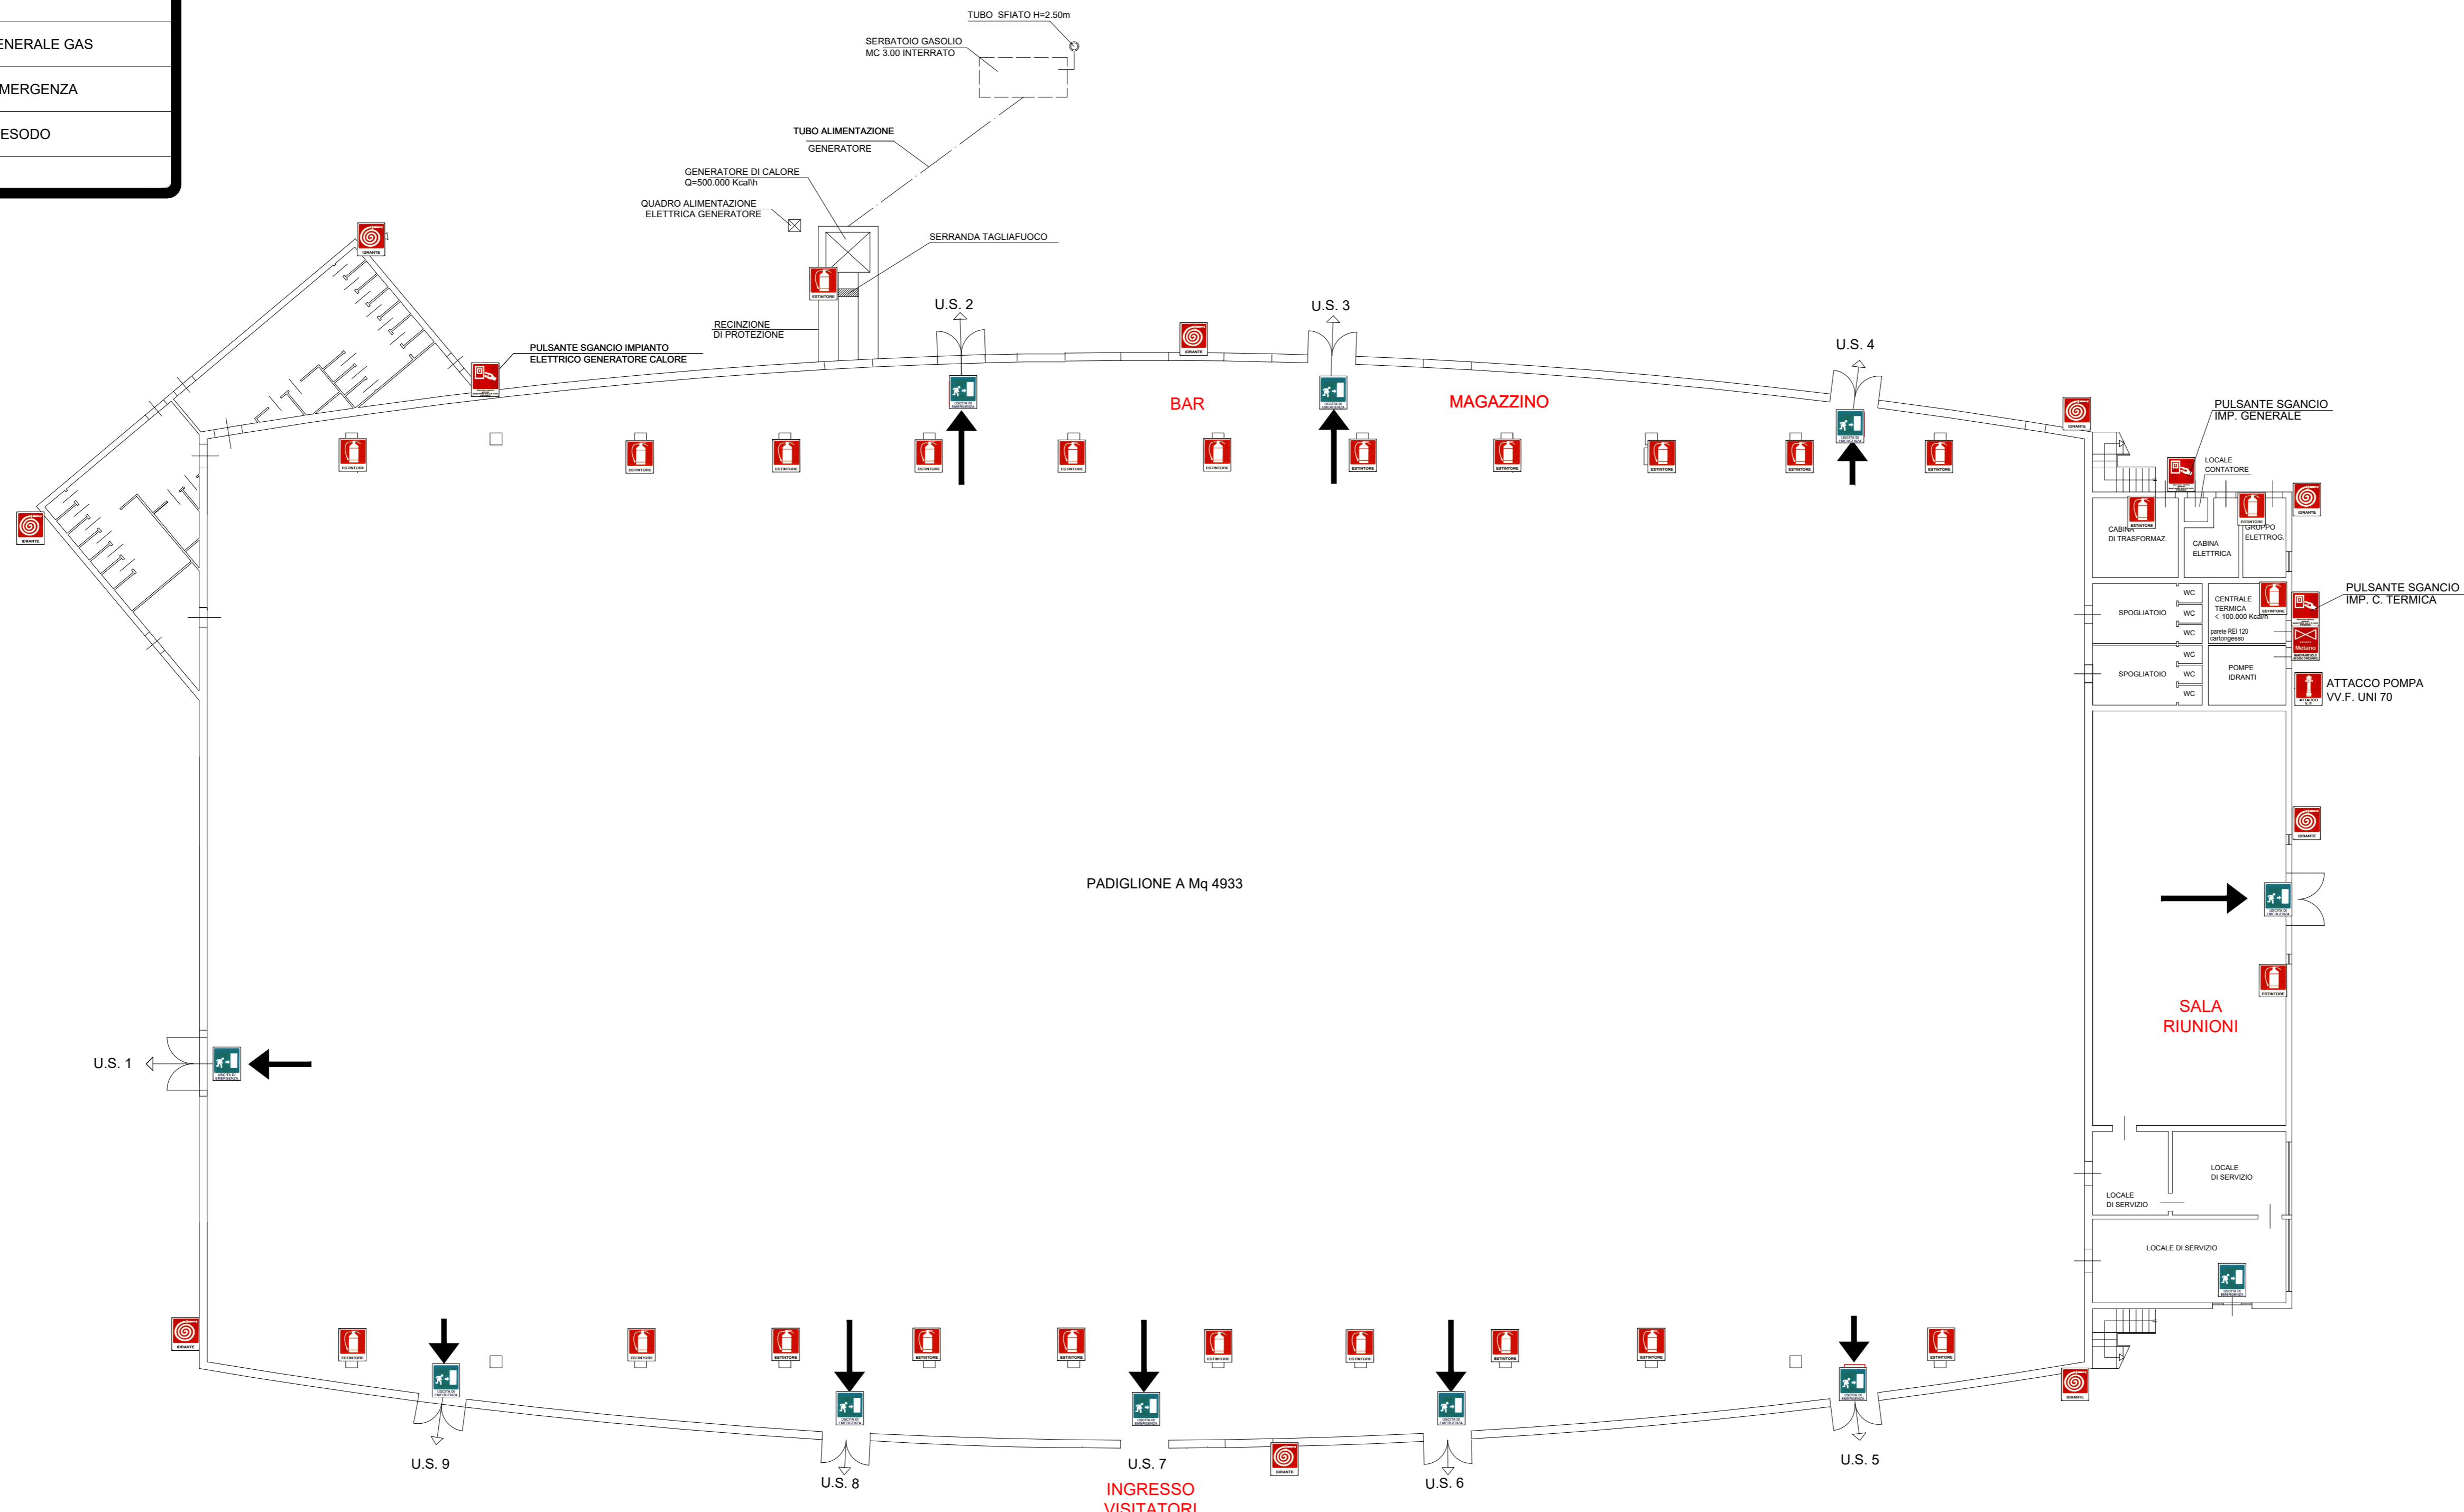

UBICAZIONE DELLE ATTREZZATURE E DEGLI SPAZI ESPOSITIVI
 INDICAZIONE VIE DI ESODO E ATTREZZATURE ANTINCENDIO
 SCALA 1:200

Via Aldo Moro